

会 签	
专业	会签
建筑	电气
结构	暖通
给排水	


1, 本停车场系统为一进一出, 出入共用一台道闸。
2, 本方案要求甲方提供的主电源(220V)接驳点的电源必须接地良好。
3, 本停车场系统岗亭主电源使用RVV3*2.5电源线, 其他设备电源均为RVV3*1.0电源线。
4, 岗亭需增加一台操作电脑

审核	APPROVED BY
复核	REVIEWED BY
项目经理	CAPTAIN
专业负责人	CHIEF ENGR.
审核	EXAMINED BY
校对	CHECKED BY
设计	DESIGNED BY
电气设计	SCHEMATIC DESIGN
制图	DRAWN BY
审核	CLIENT

工程名称	天健天然居
PROJECT	停车场管理系统
图名	天健天然居商铺停车场管理系统平面图
TITLE	
合同号	
CONTRACT No.	
版次	1
EDITION No.	
日期	2014.03
DATE	
图例	电施
DRAWING TYPE	图号
	DRAWING No.



深圳市
捷顺科技
实业股份有限公司

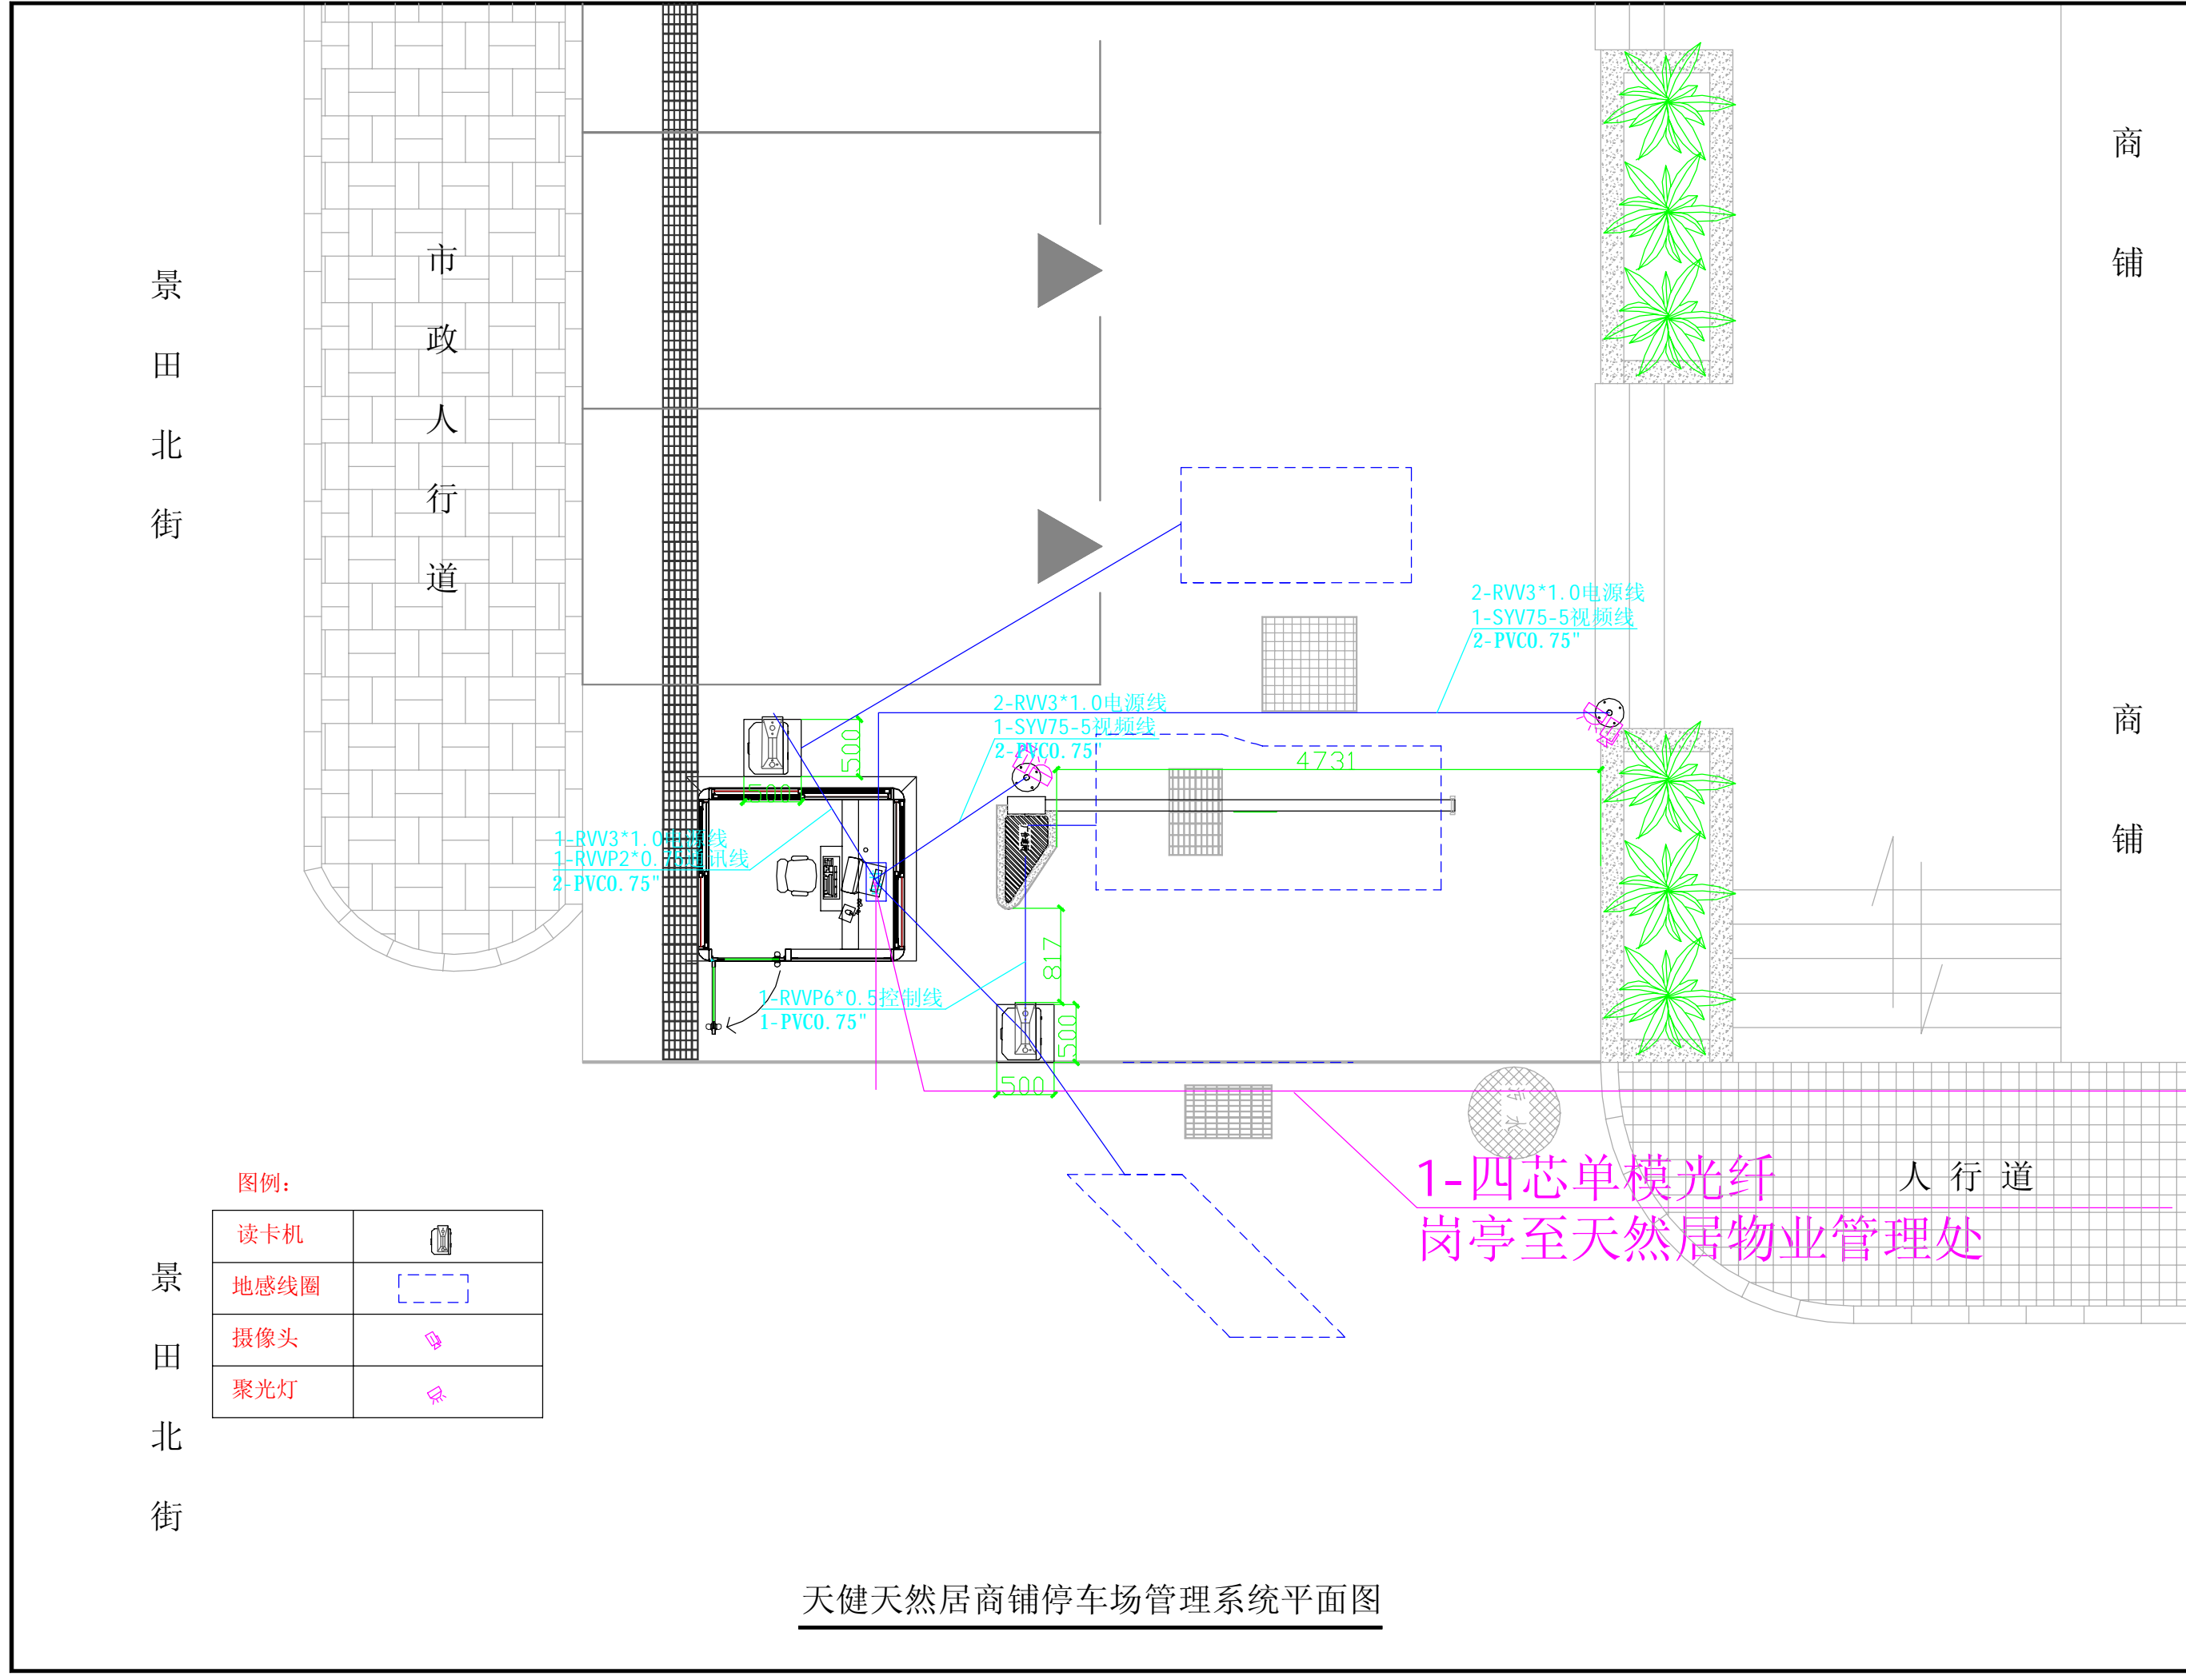

图例:

读卡机	
地感线圈	
摄像头	
聚光灯	

天健天然居商铺停车场管理系统平面图